



 <p>STUDIO PROGET Ing. Giovanni Alama Cell. 3297807832 - Tel. 09128433218 Fax. 0912860334 Via Coltrane n. 48 - Carini ARAGONA (CA) 07040 pec: "giovanni.alama@studioproget.it"</p>	<p>Città di Prizzi Provincia di Palermo</p>	<p>Tavola 3.1</p>
<p>STUDIO PROGET</p>  <p>Visti e approvazioni</p>		
<p>Ditta: ISTITUTO COMPENSIVO DI PRIZZI</p>		<p>DATA</p>
<p>Oggetto: FESR "AMBIENTI PER L'APPRENDIMENTO" Asse II* "Qualità degli impianti scolastici" Obiettivo C</p> <p>Progetto definitivo/esecutivo dei lavori di riqualificazione degli edifici scolastici dell'istituto comprensivo statale di Prizzi, in relazione al risparmio energetico, alla messa a norma degli impianti ed al miglioramento dell'attrattività e dell'accessibilità</p>	<p>Elaborati grafici: AREE DI INTERVENTO</p>	<p>SCUOLA PRIMARIA</p>
<p>il Progettista</p> 	<p>il Committente</p>	<p>il Direttore dei lavori</p> 


Pianta piano terra
scala 1:200

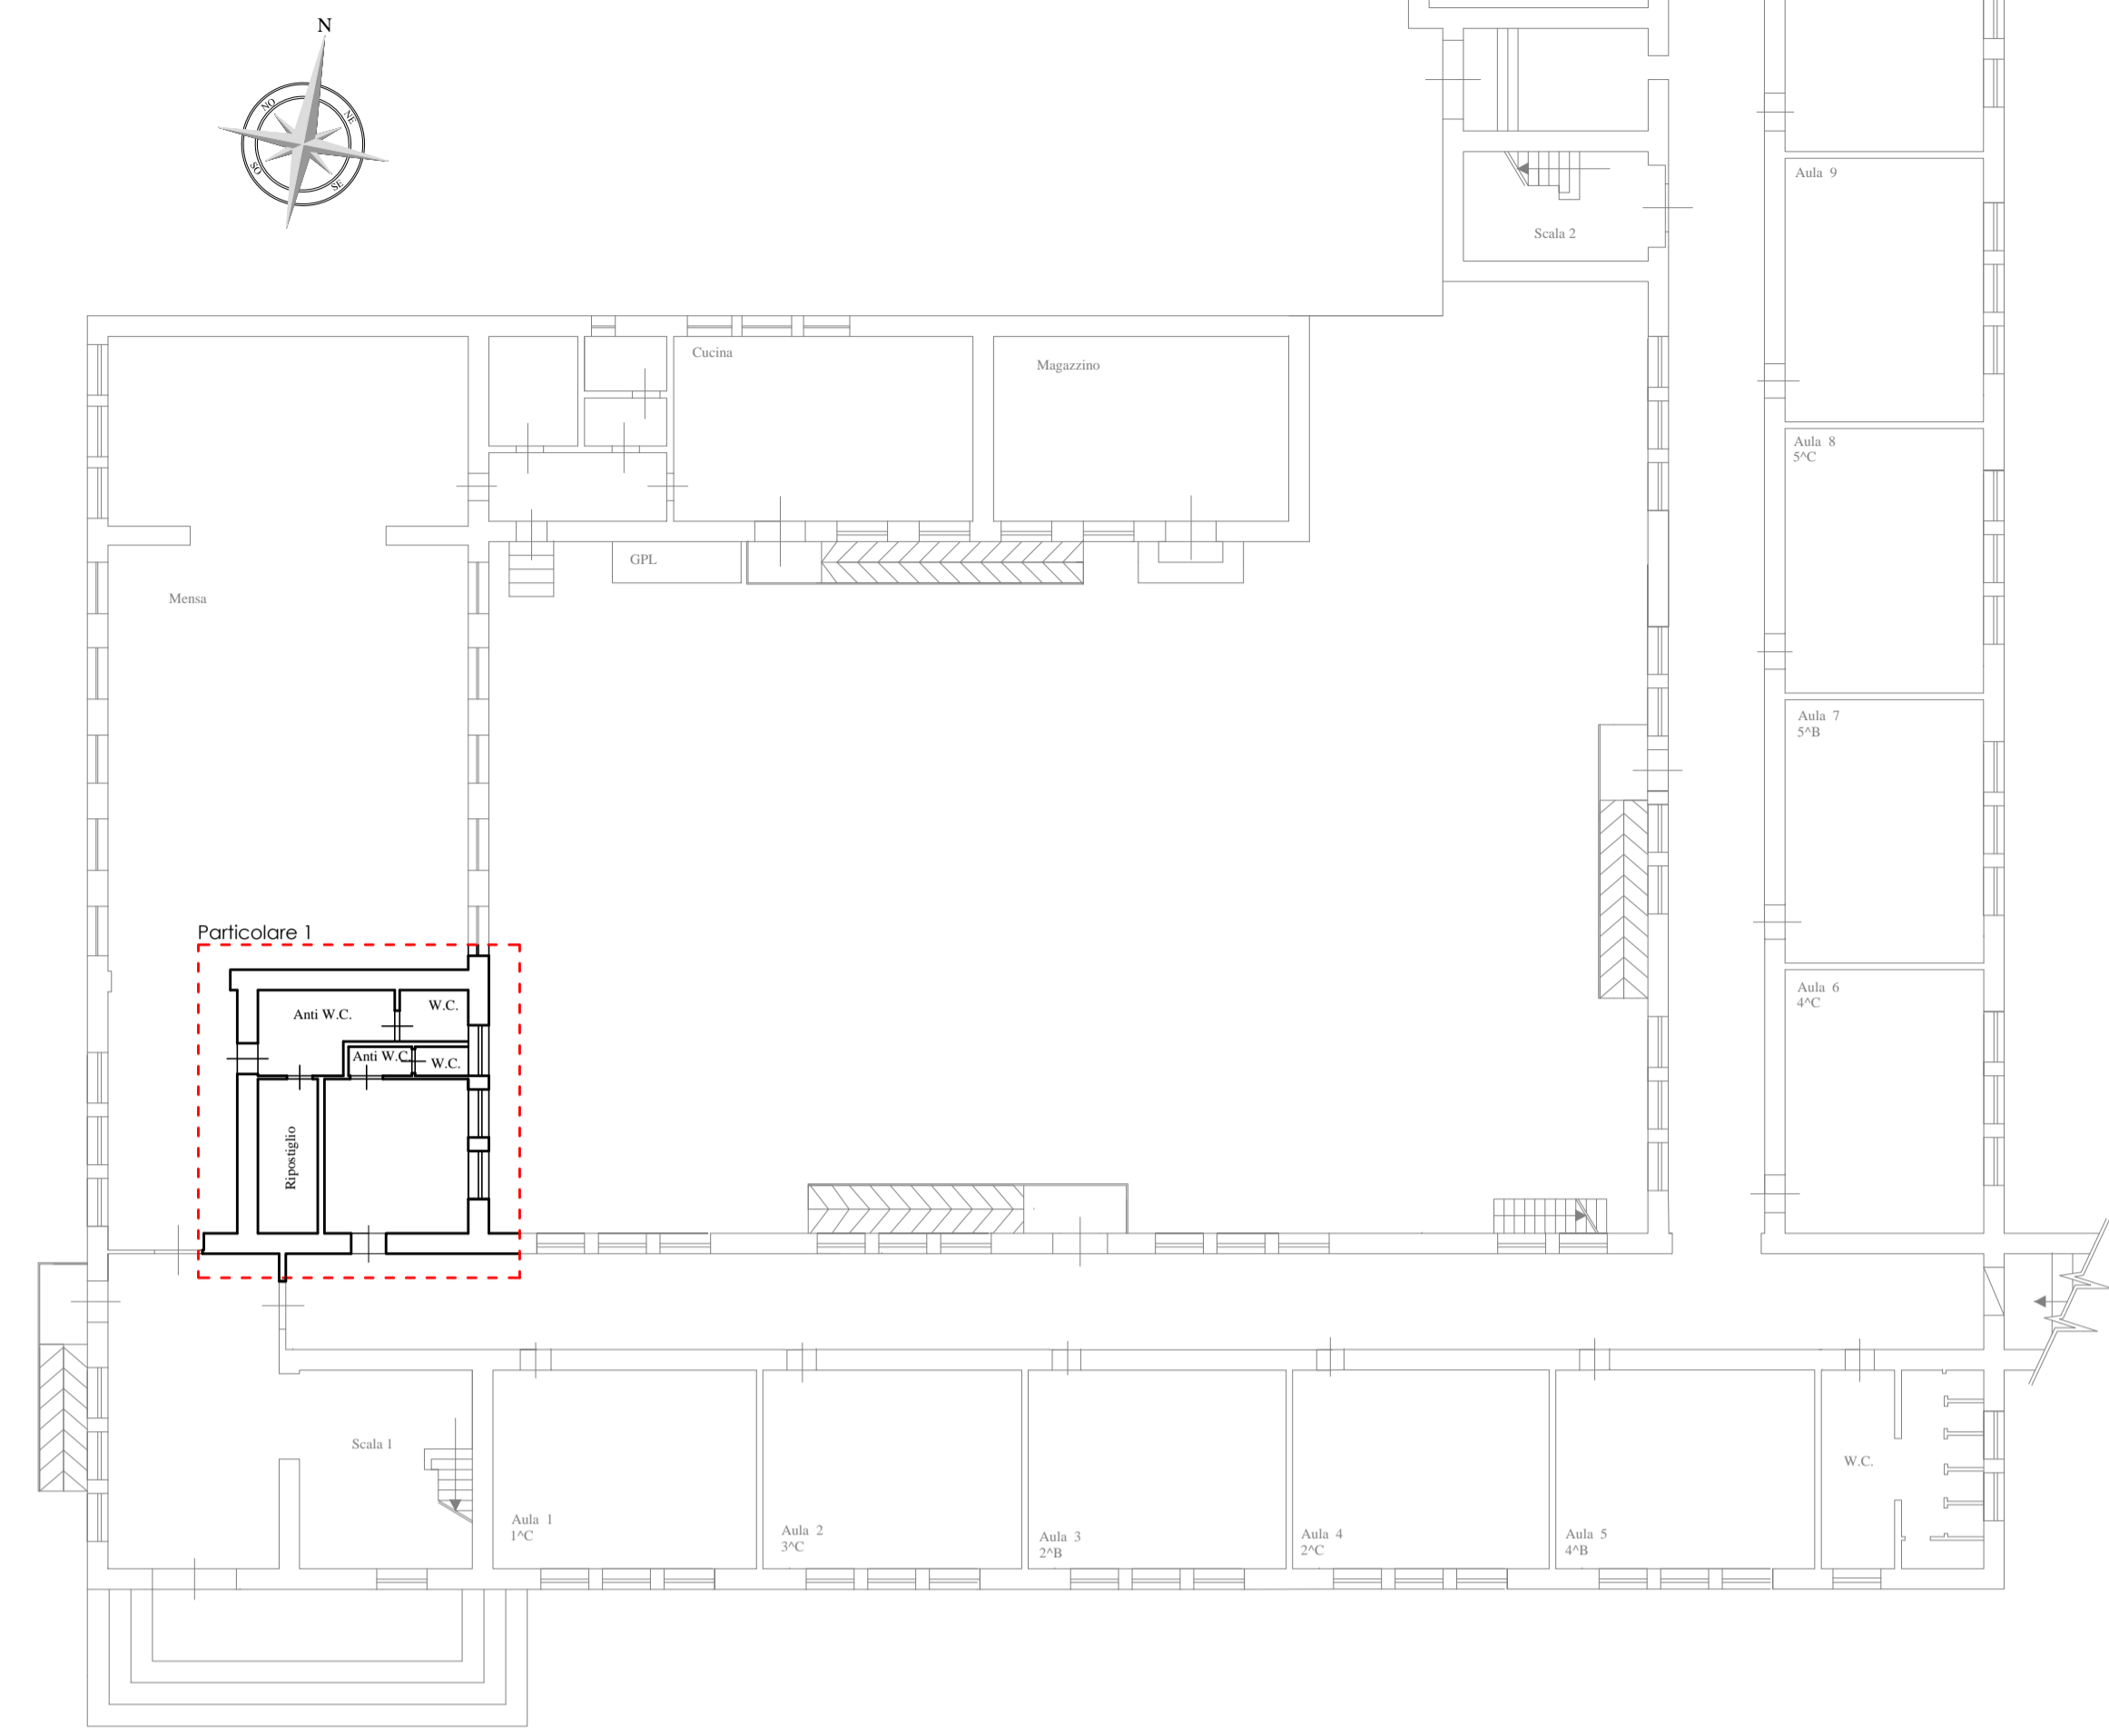


Particolare 1 - Stato di fatto

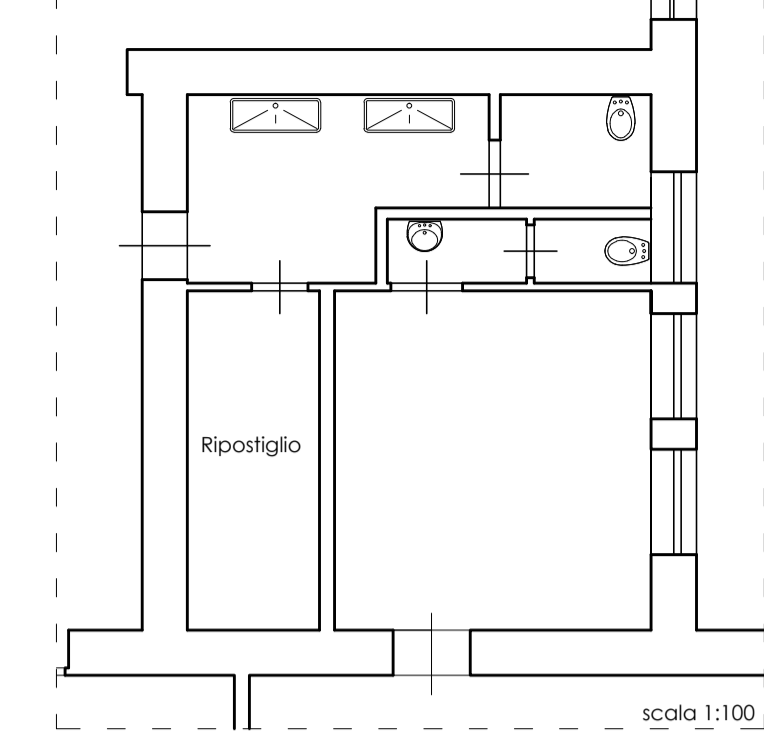


Particolare 1 - Stato di fatto

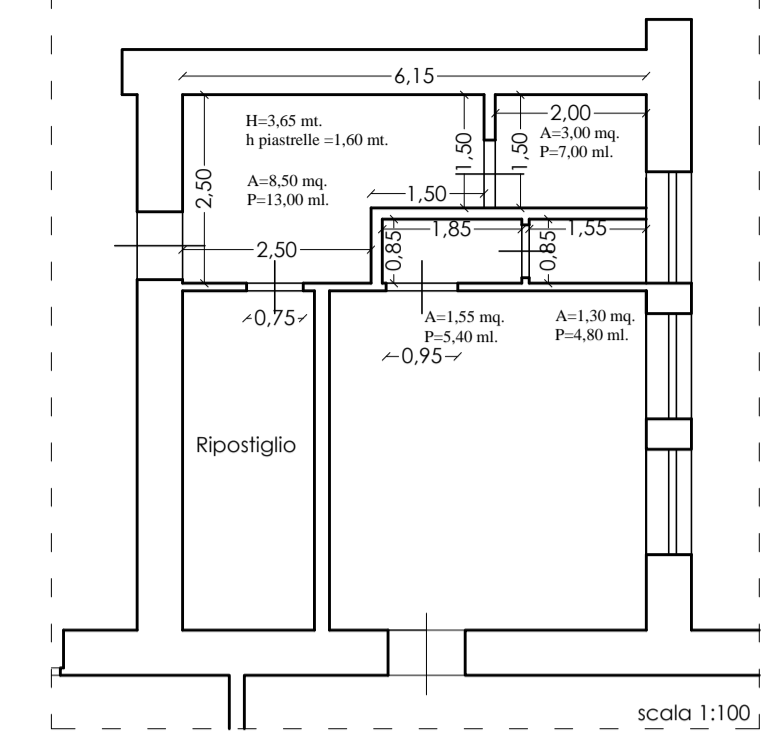


Particolare 1 - Progetto

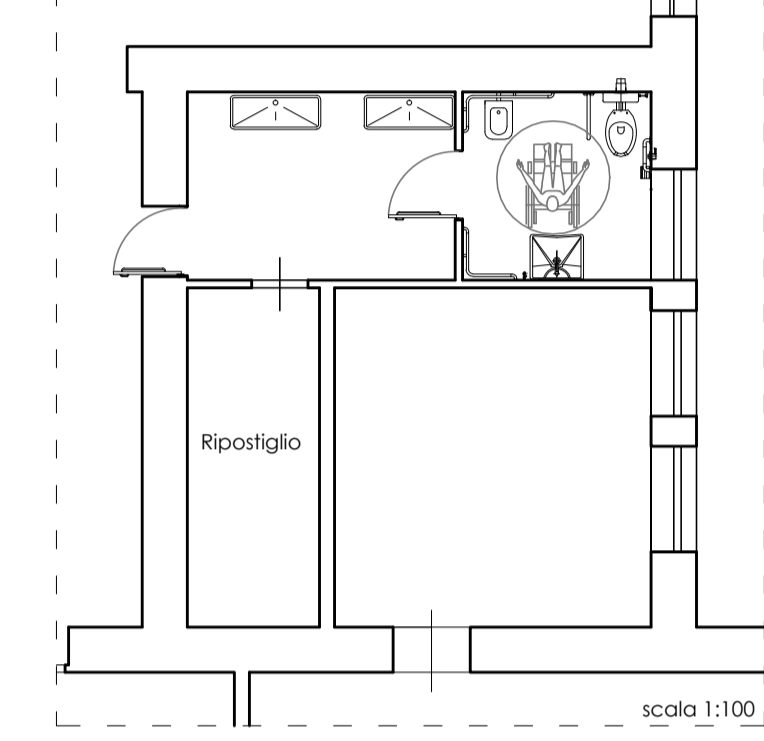


Particolare 1 - Progetto

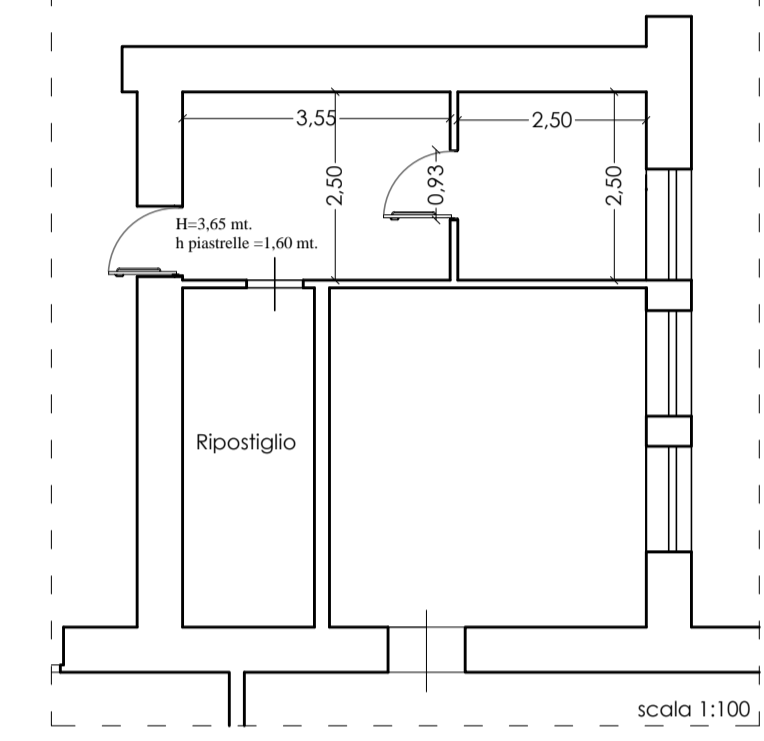


Pianta piano primo
scala 1:200

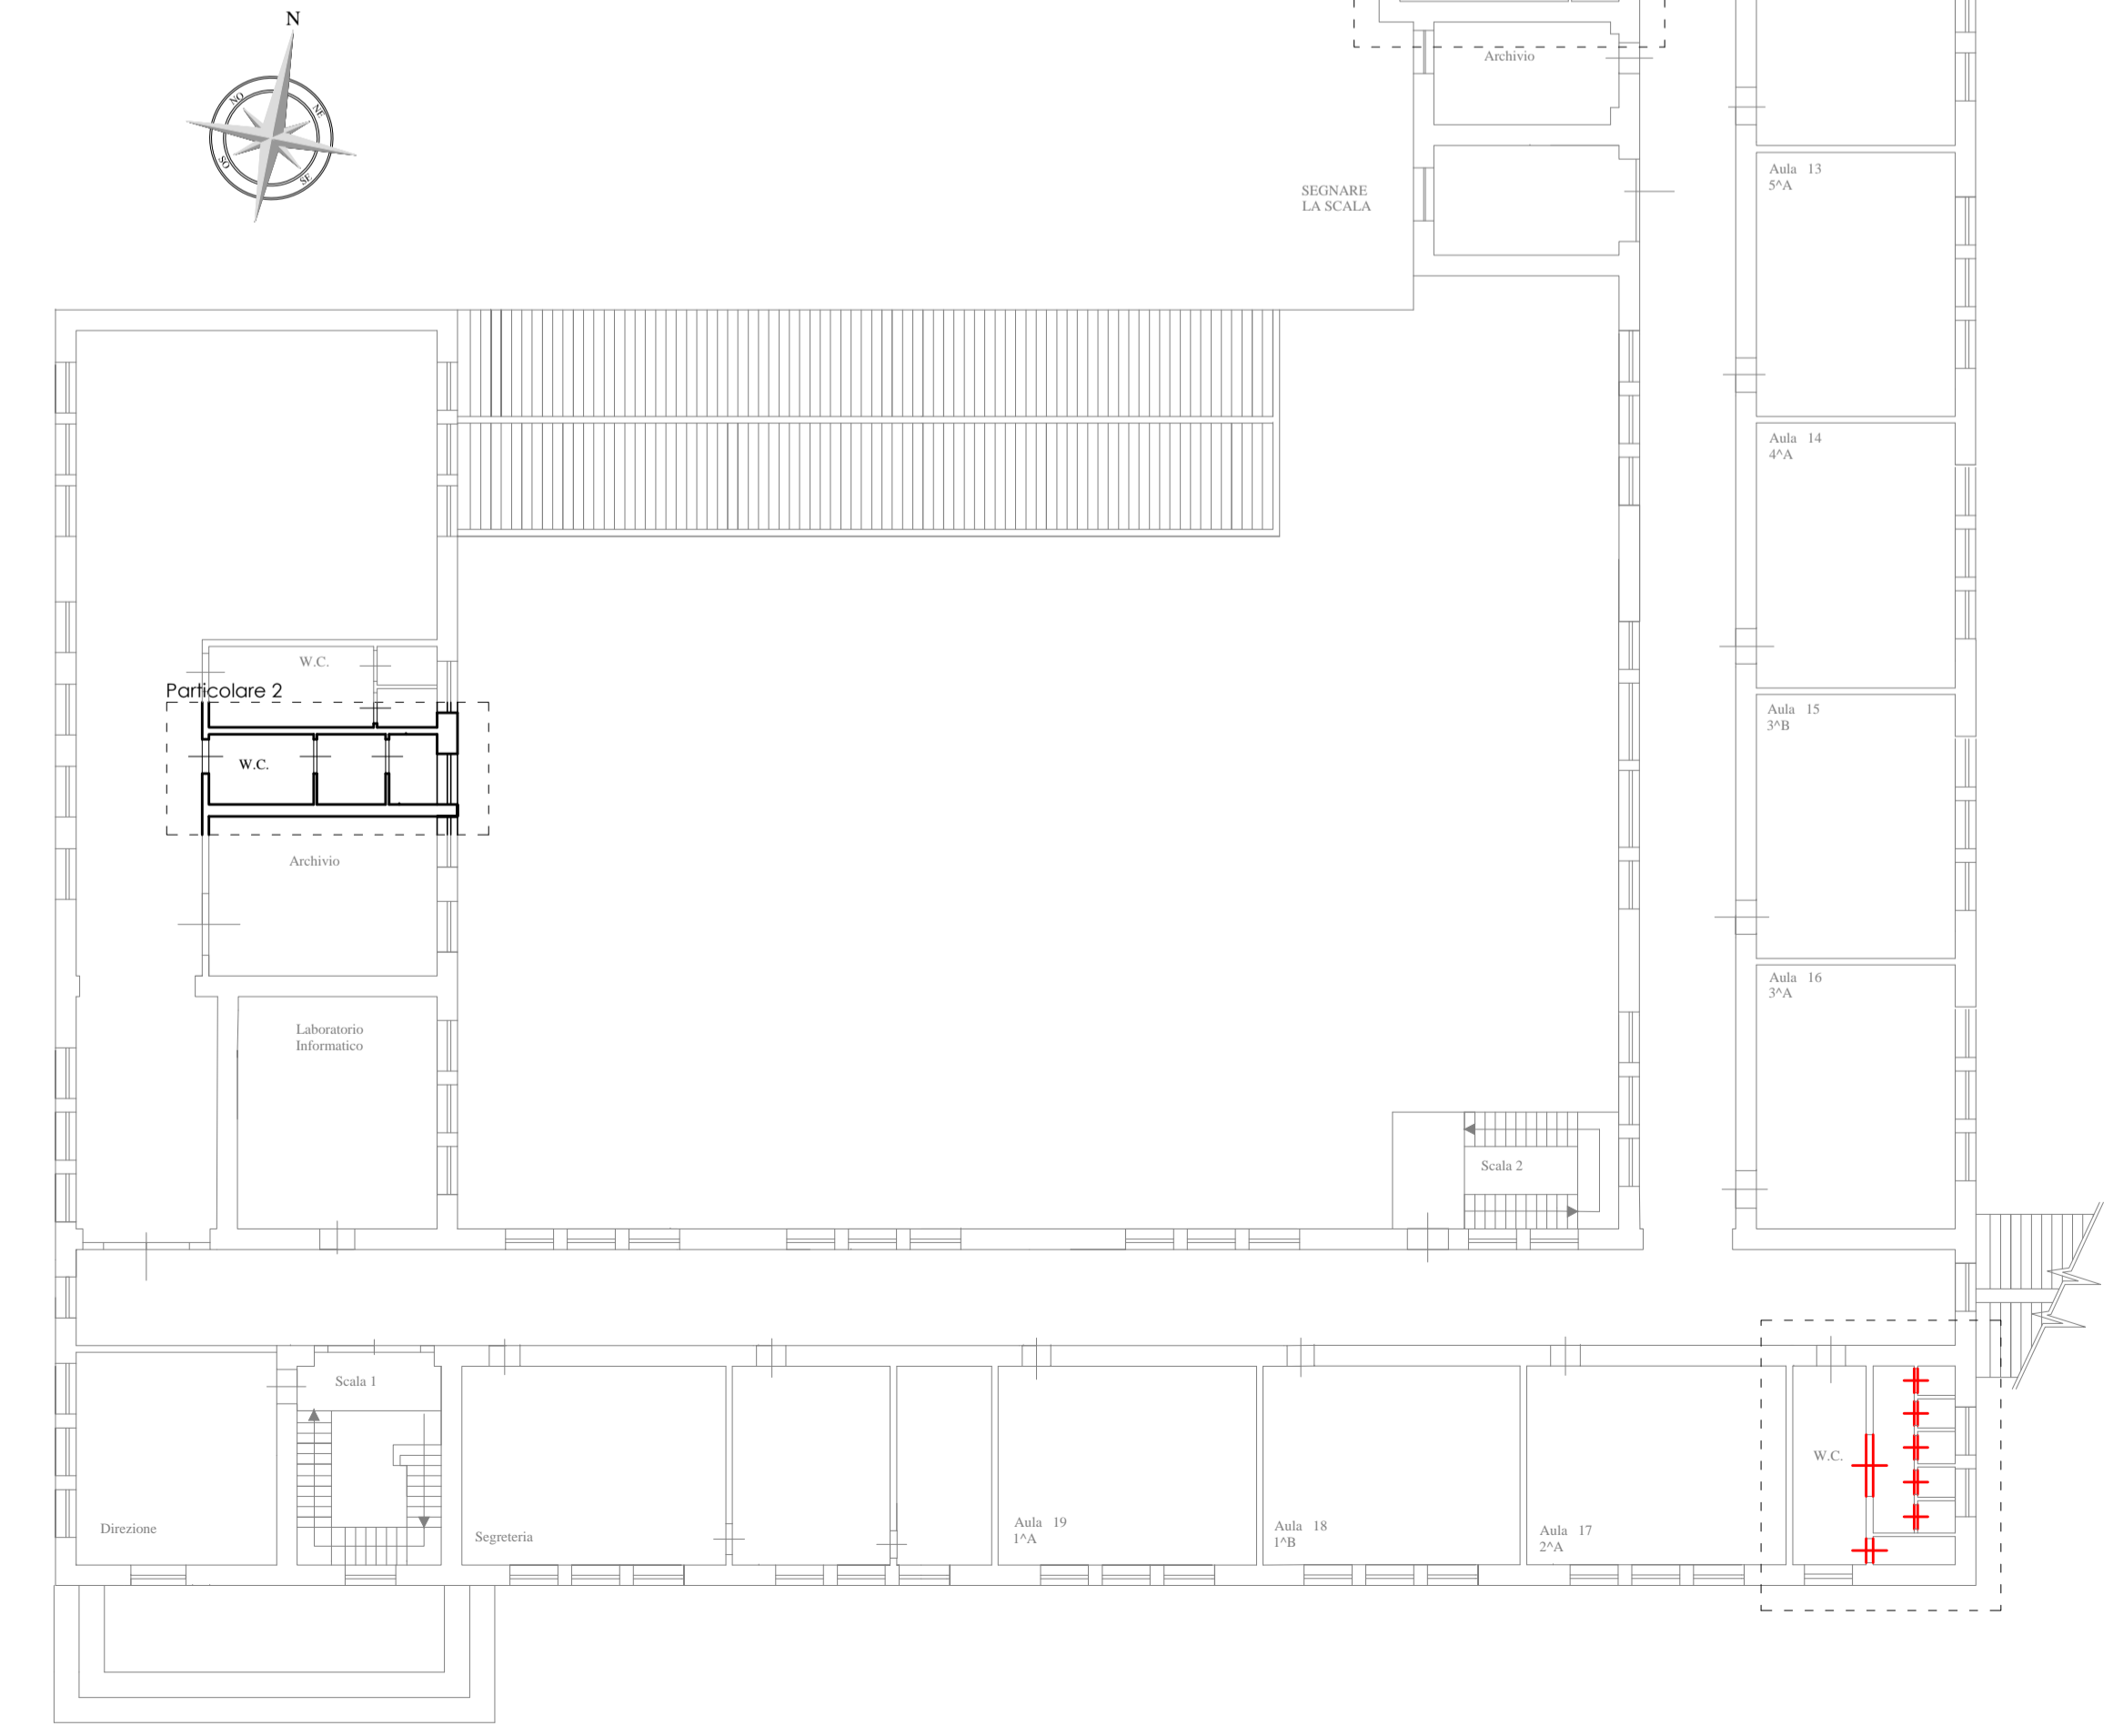


Particolare 2 - Stato di fatto

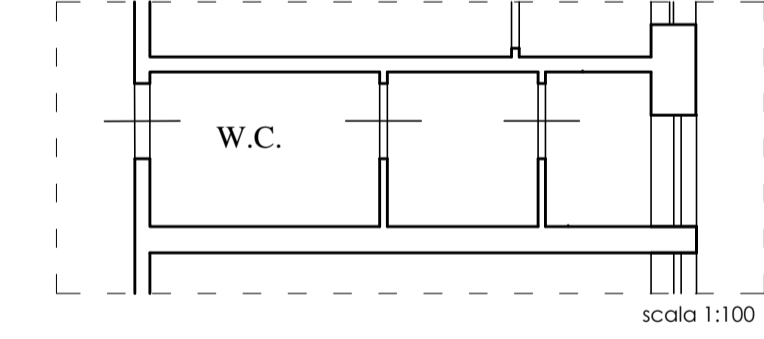

Particolare 2 - Stato di fatto

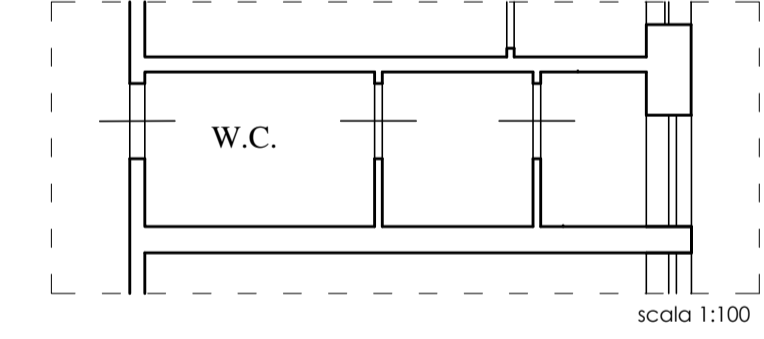

Particolare 2 - Progetto

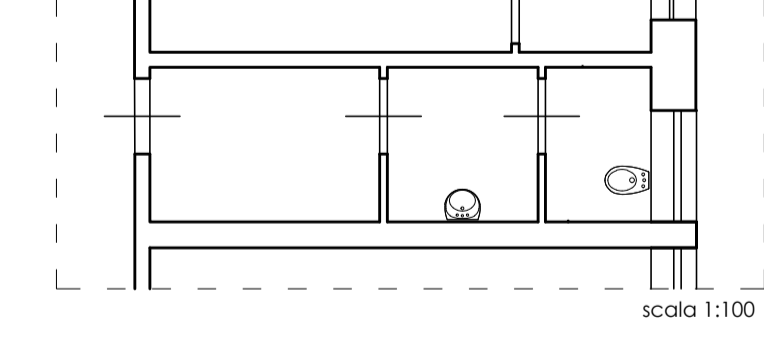

Particolare 2 - Progetto

