


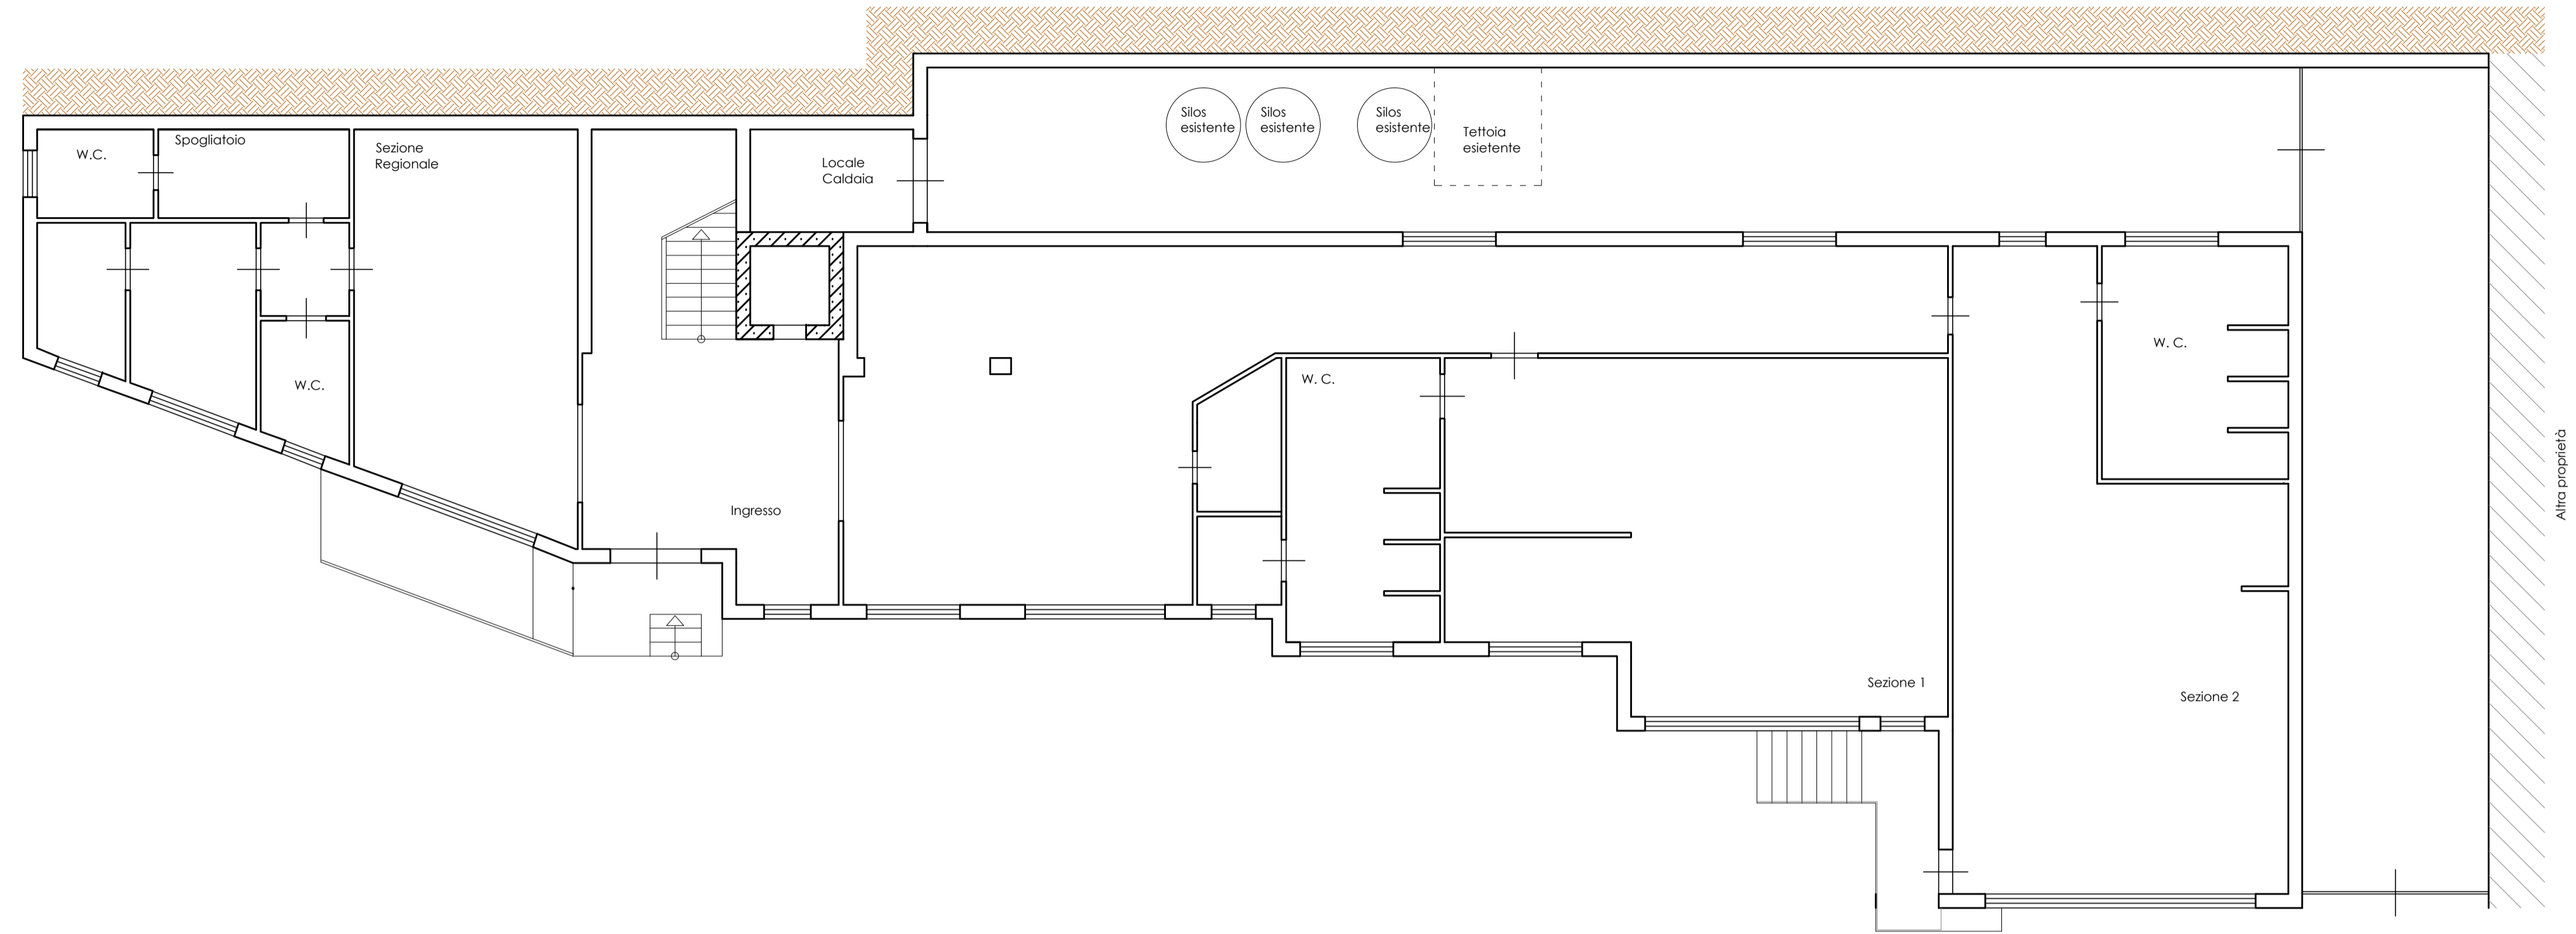
 <p>STUDIO PROGET Ing. Giovanni Alasia Cell. 339/907852 - Tel. 091/9433218 Fax. 091/985334 Via Coluraci, n. 48 - Carini Sicilia per "giovanni.alasia@ordingoa.it"</p>	<p><b>Città di Prizzi</b> Provincia di Palermo</p>	<p>Tavola <b>5</b></p>
--	--	----------------------------

**STUDIO PROGET**




*Visti e approvazioni*

Ditta: ISTITUTO COMPRESIVO DI PRIZZI		DATA
Oggetto: FESR "AMBIENTI PER L'APPRENDIMENTO" Asse II* "Qualità degli impianti scolastici" Obiettivo C	Elaborati grafici: PIANTE	
Progetto definitivo/esecutivo dei lavori di riqualificazione degli edifici scolastici dell'istituto comprensivo statale di Prizzi, in relazione al risparmio energetico, alla messa a norma degli impianti ed al miglioramento dell'attrattività e dell'accessibilità		
STATO DI FATTO - SCUOLA DELL'INFANZIA		
il Progettista 	il Committente	il Direttore dei lavori 



Pianta piano terra  
scala 1:100

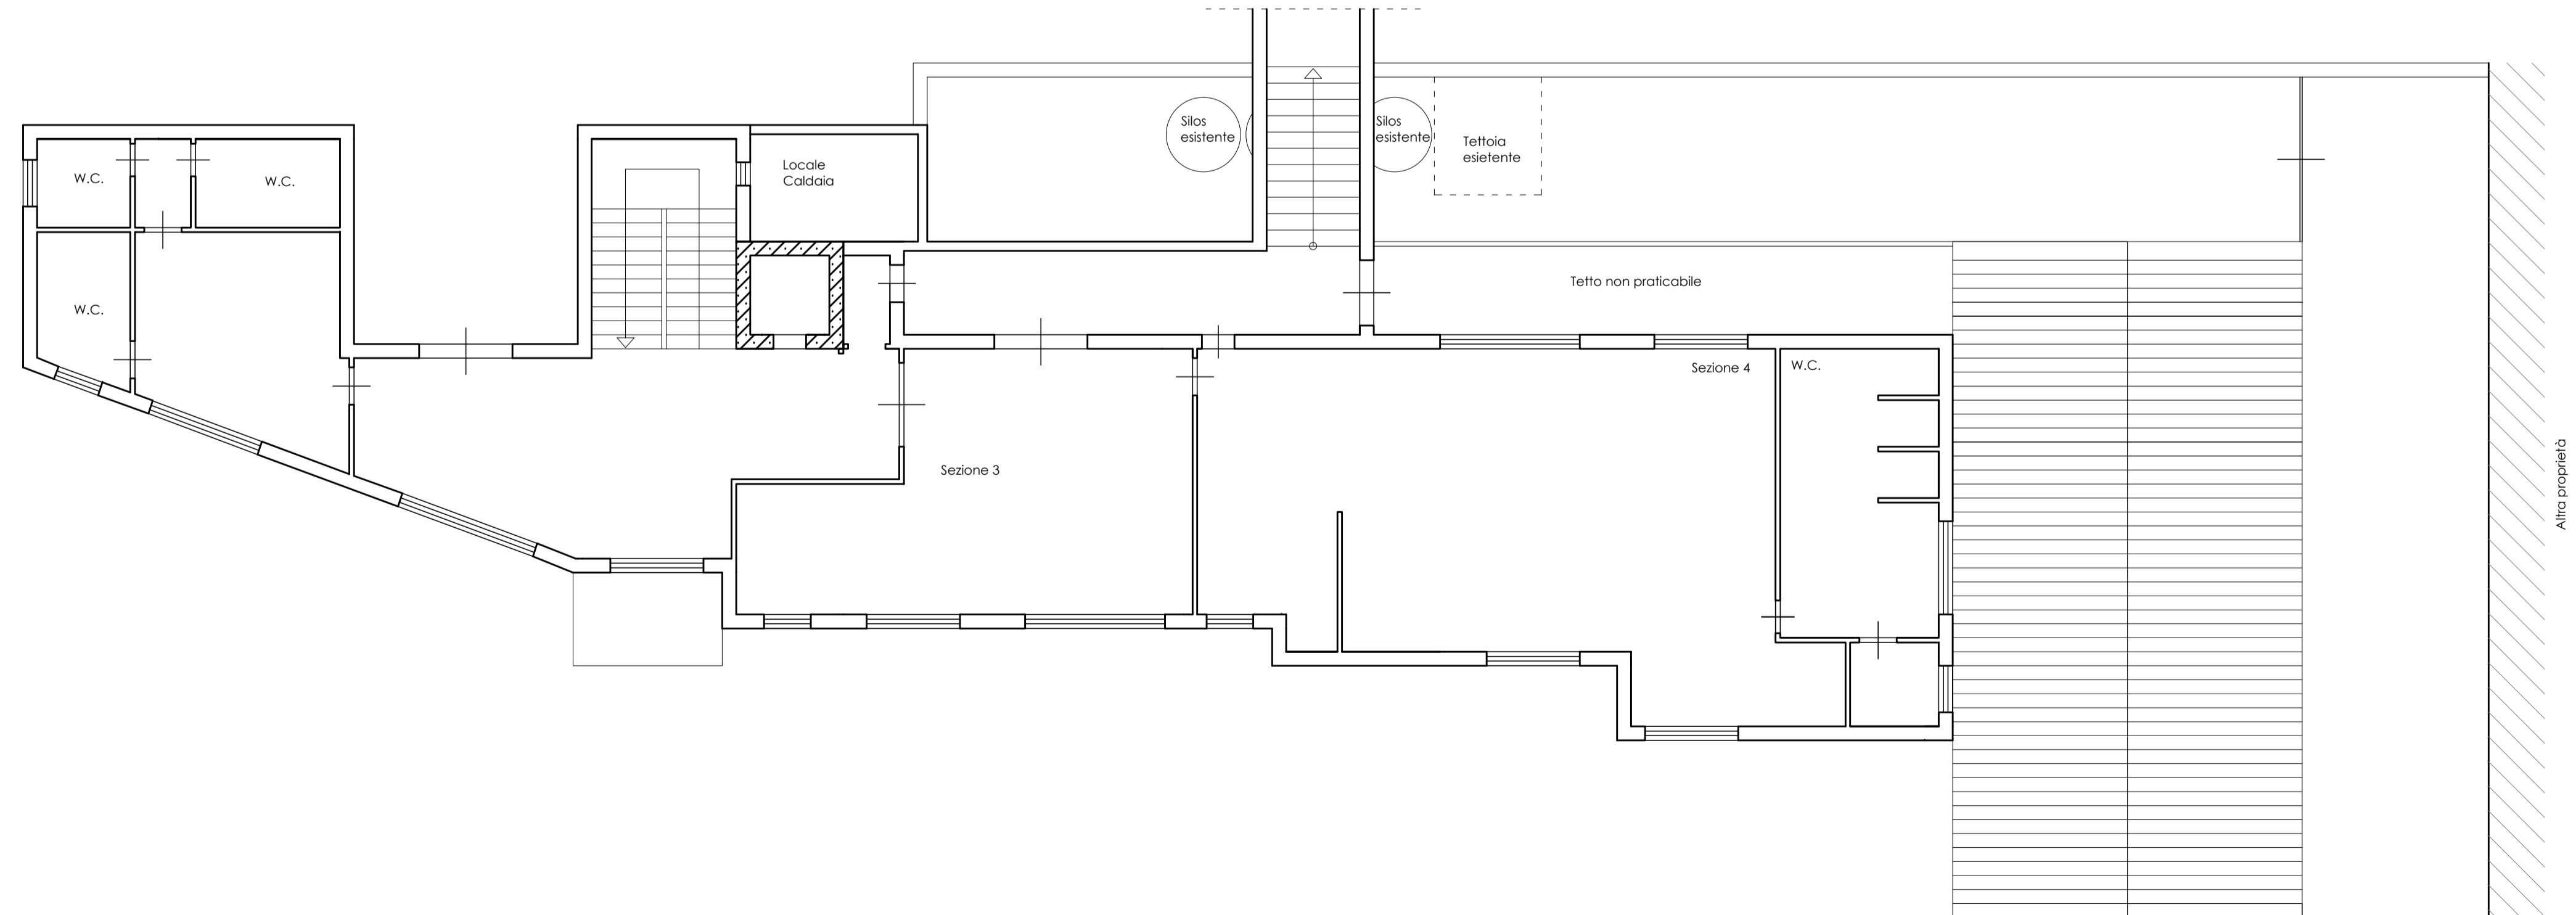

Pianta piano primo  
scala 1:100