

STUDIO PROGET

A

Visti e approvazioni

Ditta: ISTITUTO COMPRESIVO DI PRIZZI DATA


Oggetto:
 FESR "AMBIENTI PER L'APPRENDIMENTO" Asse II*
 "Qualità degli impianti scolastici" Obiettivo C

Elaborati grafici:
 TUBAZIONI E IDRANTI
 - PIANTA PIANO TERRA
 - PIANTA PIANO PRIMO

Progetto definitivo/esecutivo dei lavori di
 riqualificazione degli edifici scolastici dell'Istituto
 comprensivo statale di Prizzi, in relazione al risparmio
 energetico, alla messa a norma degli impianti ed al
 miglioramento dell'attrattività e dell'accessibilità

IMPIANTO ANTINCENDIO - SCUOLA DELL'INFANZIA


il Progettista
 il Committente
 il Direttore dei lavori

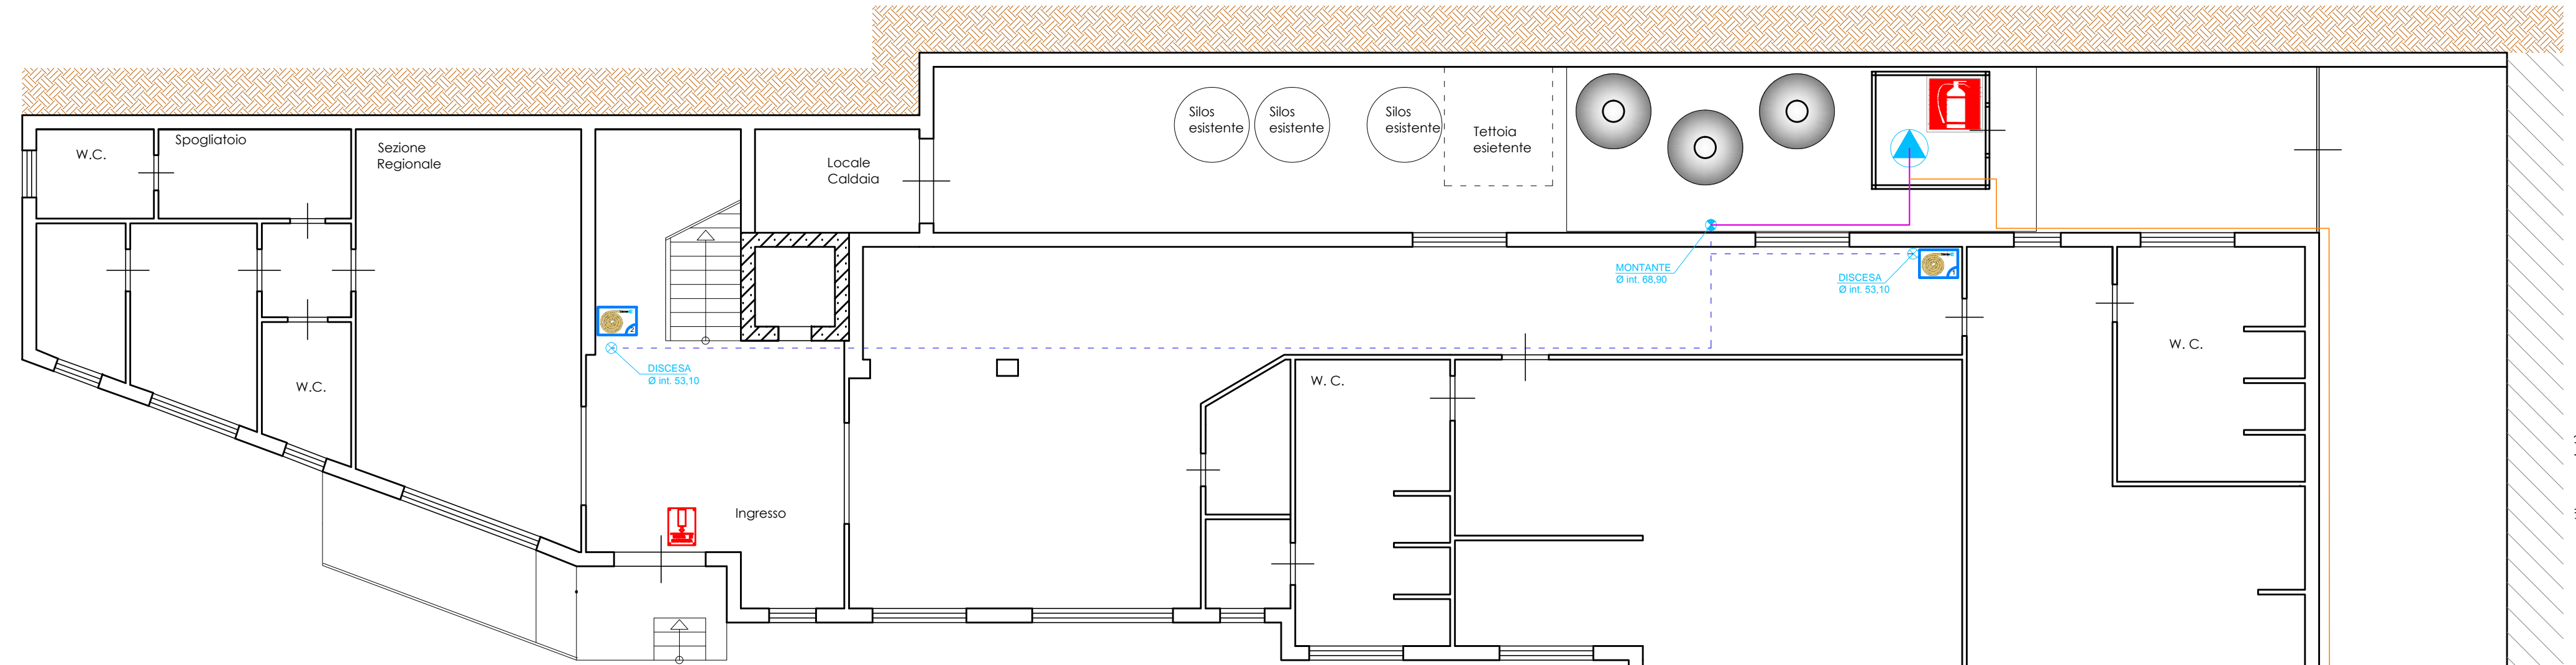

Legenda

	Attacco motopompa UNI 70
	Condotta idrica antincendio
	Idrante antincendio numerato da 15 mt
	Segnaletica antincendio - uscita di emergenza
	Segnaletica antincendio - indicazione attacco motopompa
	Estintore portatile a CO2 5 Kg
	GP0 - Gruppo di pompaggio

Pianta piano terra
 scala 1:100

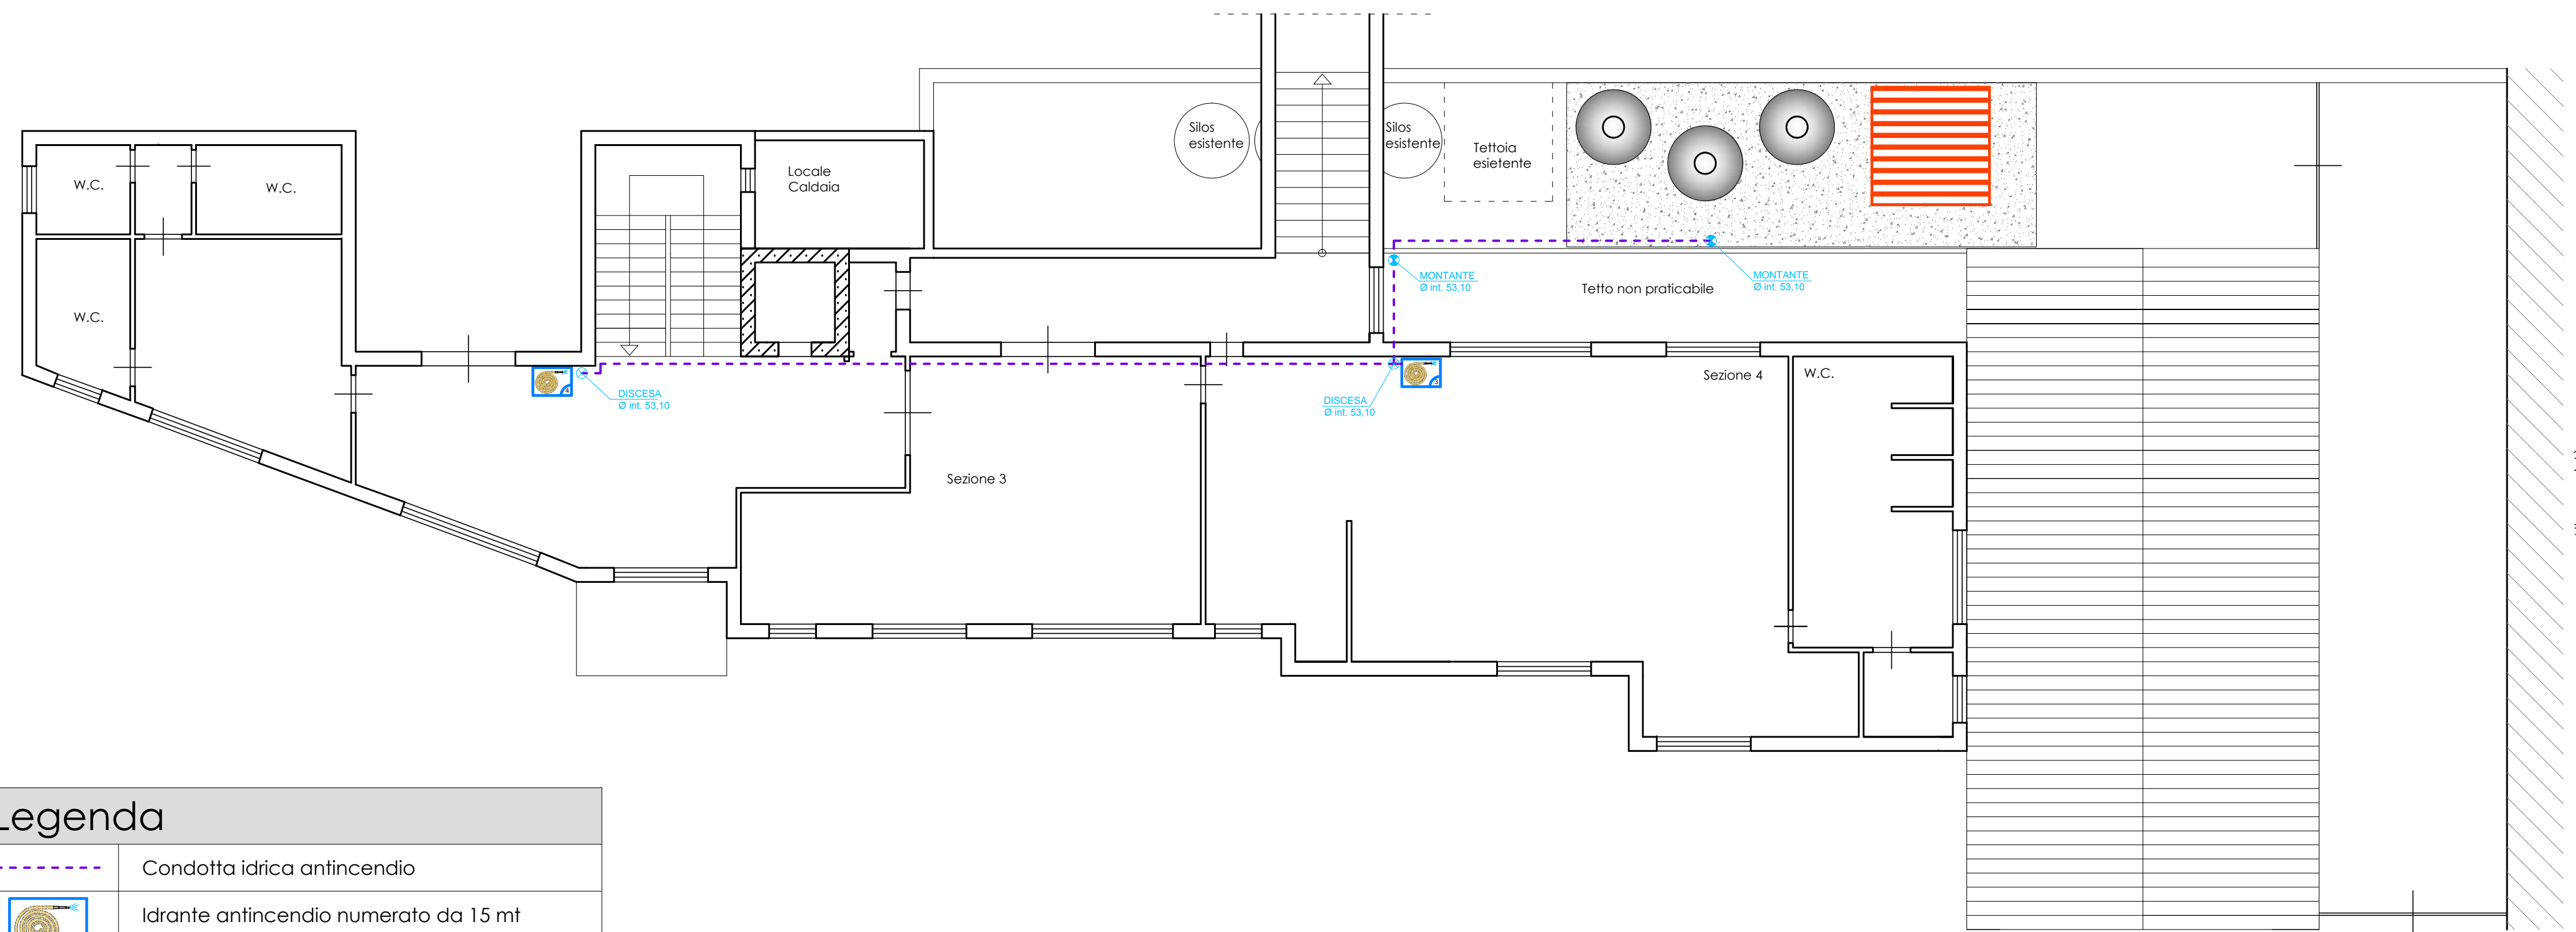

Legenda

	Condotta idrica antincendio
	Idrante antincendio numerato da 15 mt

Pianta piano primo
 scala 1:100